


5-6.1.

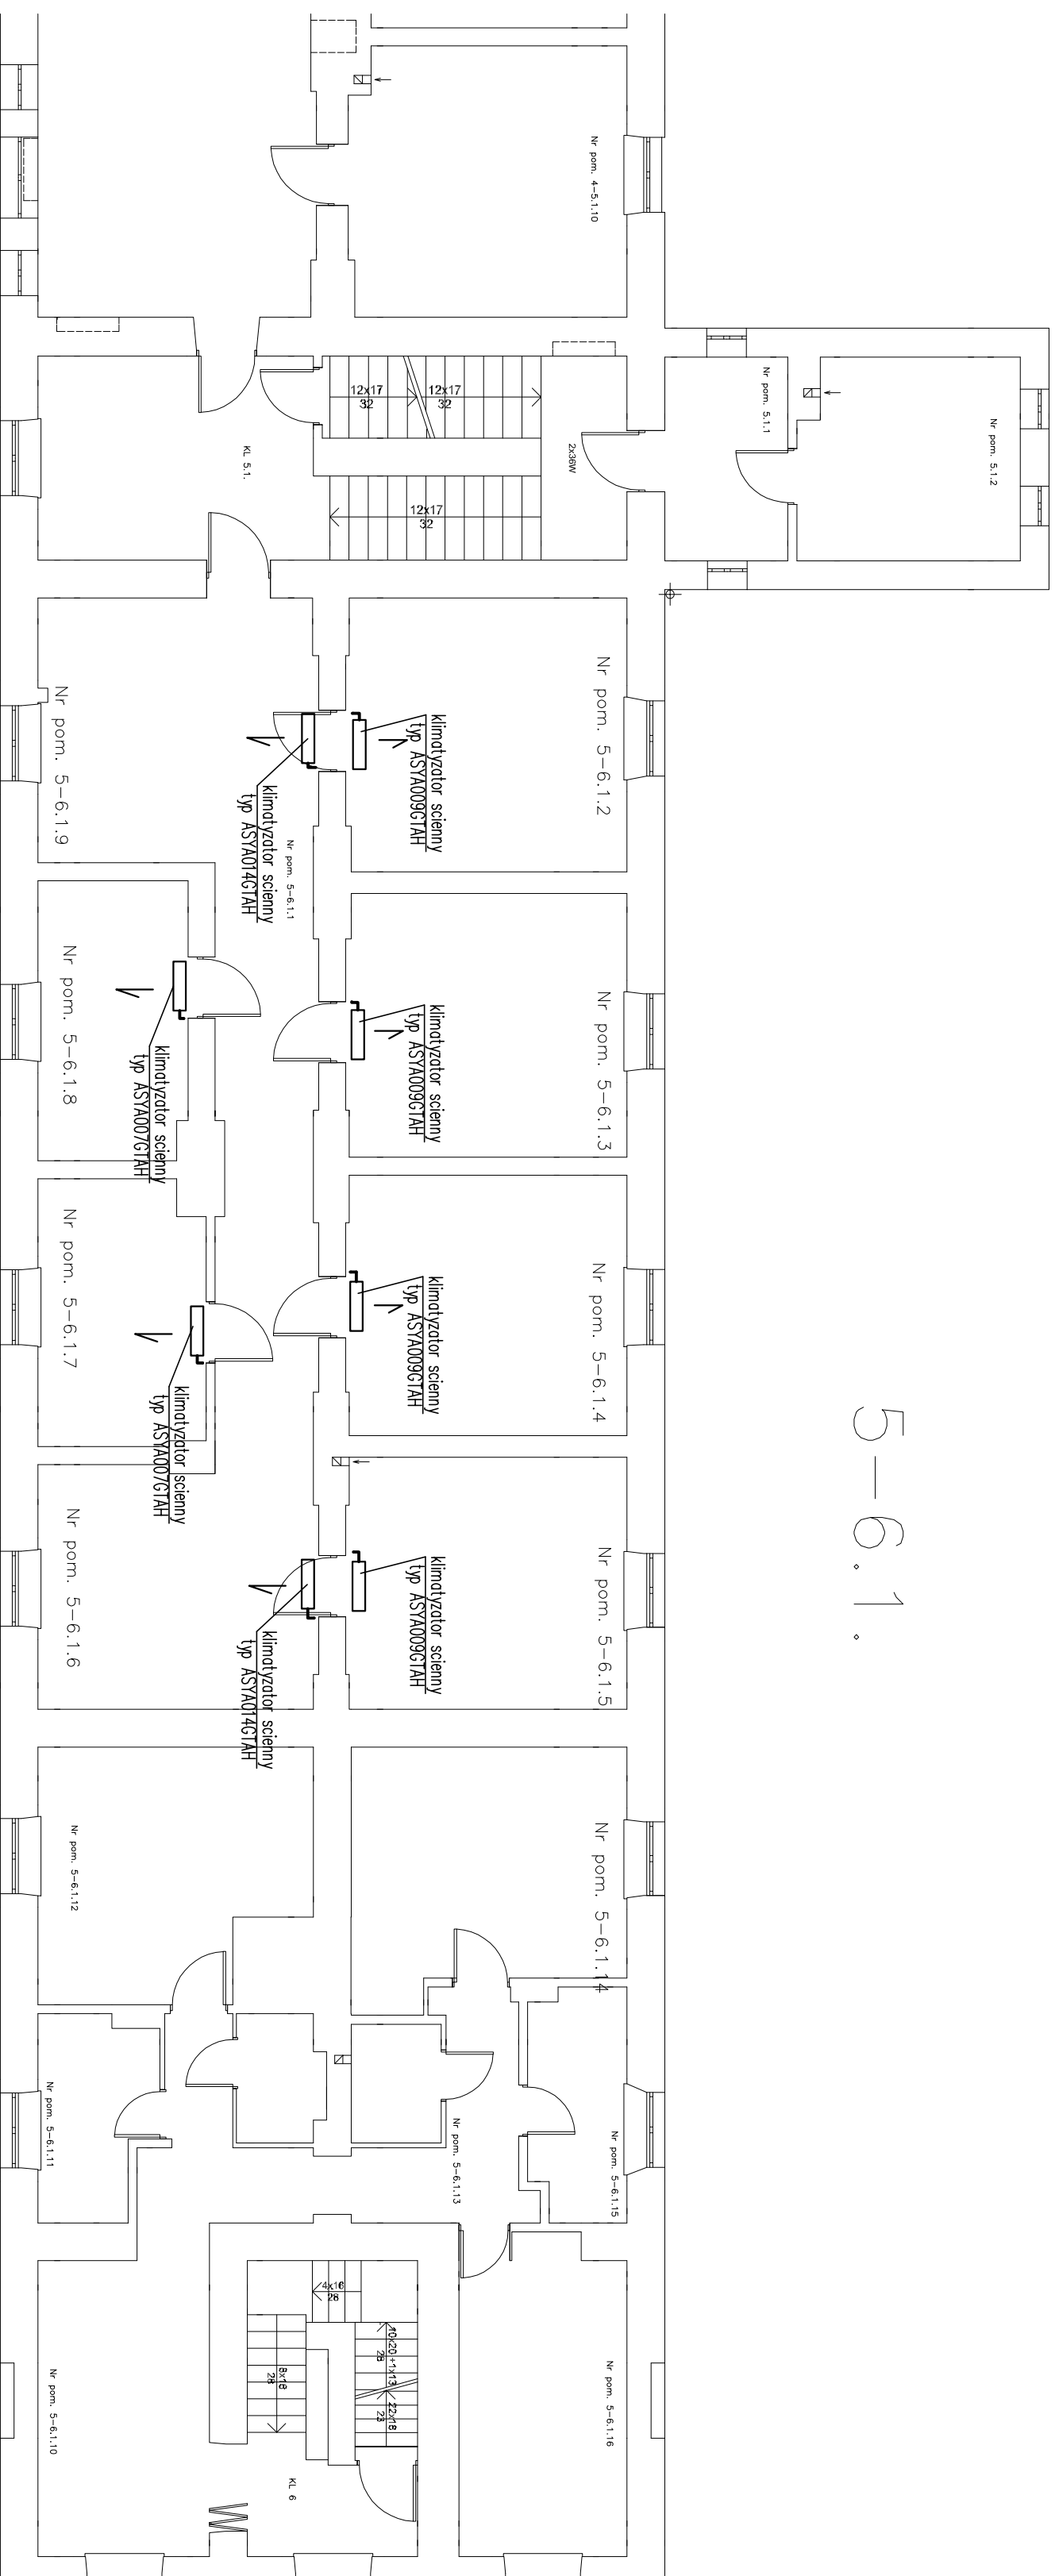

Projekt ten jest własnością autora i jest chroniony przez Ustawę o prawie autorskim i prawach pokrewnych. Wprowadzenie zmian do projektu lub kopiowanie oraz udzielenie tych materiałów innym jest zabronione. Odwołanie bez wcześniejszego uzyskania pisemnej zgody autora jest zabronione.

BIURO PROJEKTOWE INWESTOR / ZAMAWIAJĄCY

ISF INSTALACJE SANITARNE ELEKTRYCZNE MAREK ZABUSKI
 ul. PULAWSKA 340, 00-670 WARSZAWA
 tel.: +48 69 489 953; e-mail: pccz@isf.waw.pl

Muzeum Niepodległości al. Solidarności 62, 00-240 Warszawa

Faza opracowania: **Projekt Budowlany**

Nazwa zadania: **Opracowanie dokumentacji technicznej "Projekt instalacji klimatyzacji oraz zasilających się w Muzeum X Pawilonu Cytański Warszawa"**

Nazwa/adres obiektu: **Muzeum X Pawilonu Cytański Warszawskiej ul. Szuchałow 23, 01-532 Warszawa**

Investor / Zamawiający: **Muzeum Niepodległości**

Adres Inwestora: **al. Solidarności 62, 00-240 Warszawa**

Projektant: **Inż. i inż. Szymon Bełkowski**

Opracował(a): **inż. Marek Zabuski**

Sprawił(a): **mgr inż. Szymon Bełkowski**

Branda: **SANITARNA**

Nazwa rysunku: **SKRZYDŁO WSCHODNIE RZUT PIĘTRA**

Zakres opracowania: **INSTALACJE SANITARNE, KLIMATYZACJA**

Numer rysunku: **1906_PAWX_PB_S_K_I_R04_0**

Skala: **1:100**

Data: **06-2019**

Instalacje bez ograniczeń: **MAZ/0156/PS/718**